


- 1 Dysza Ø250 sterowana silownikiem
- 2 Centrala wentylacyjna
- 3 Czerpnia ścienna 700x1100
- 4 Wyrzutnia dachowa
- 5 Wywiewnik 225x625

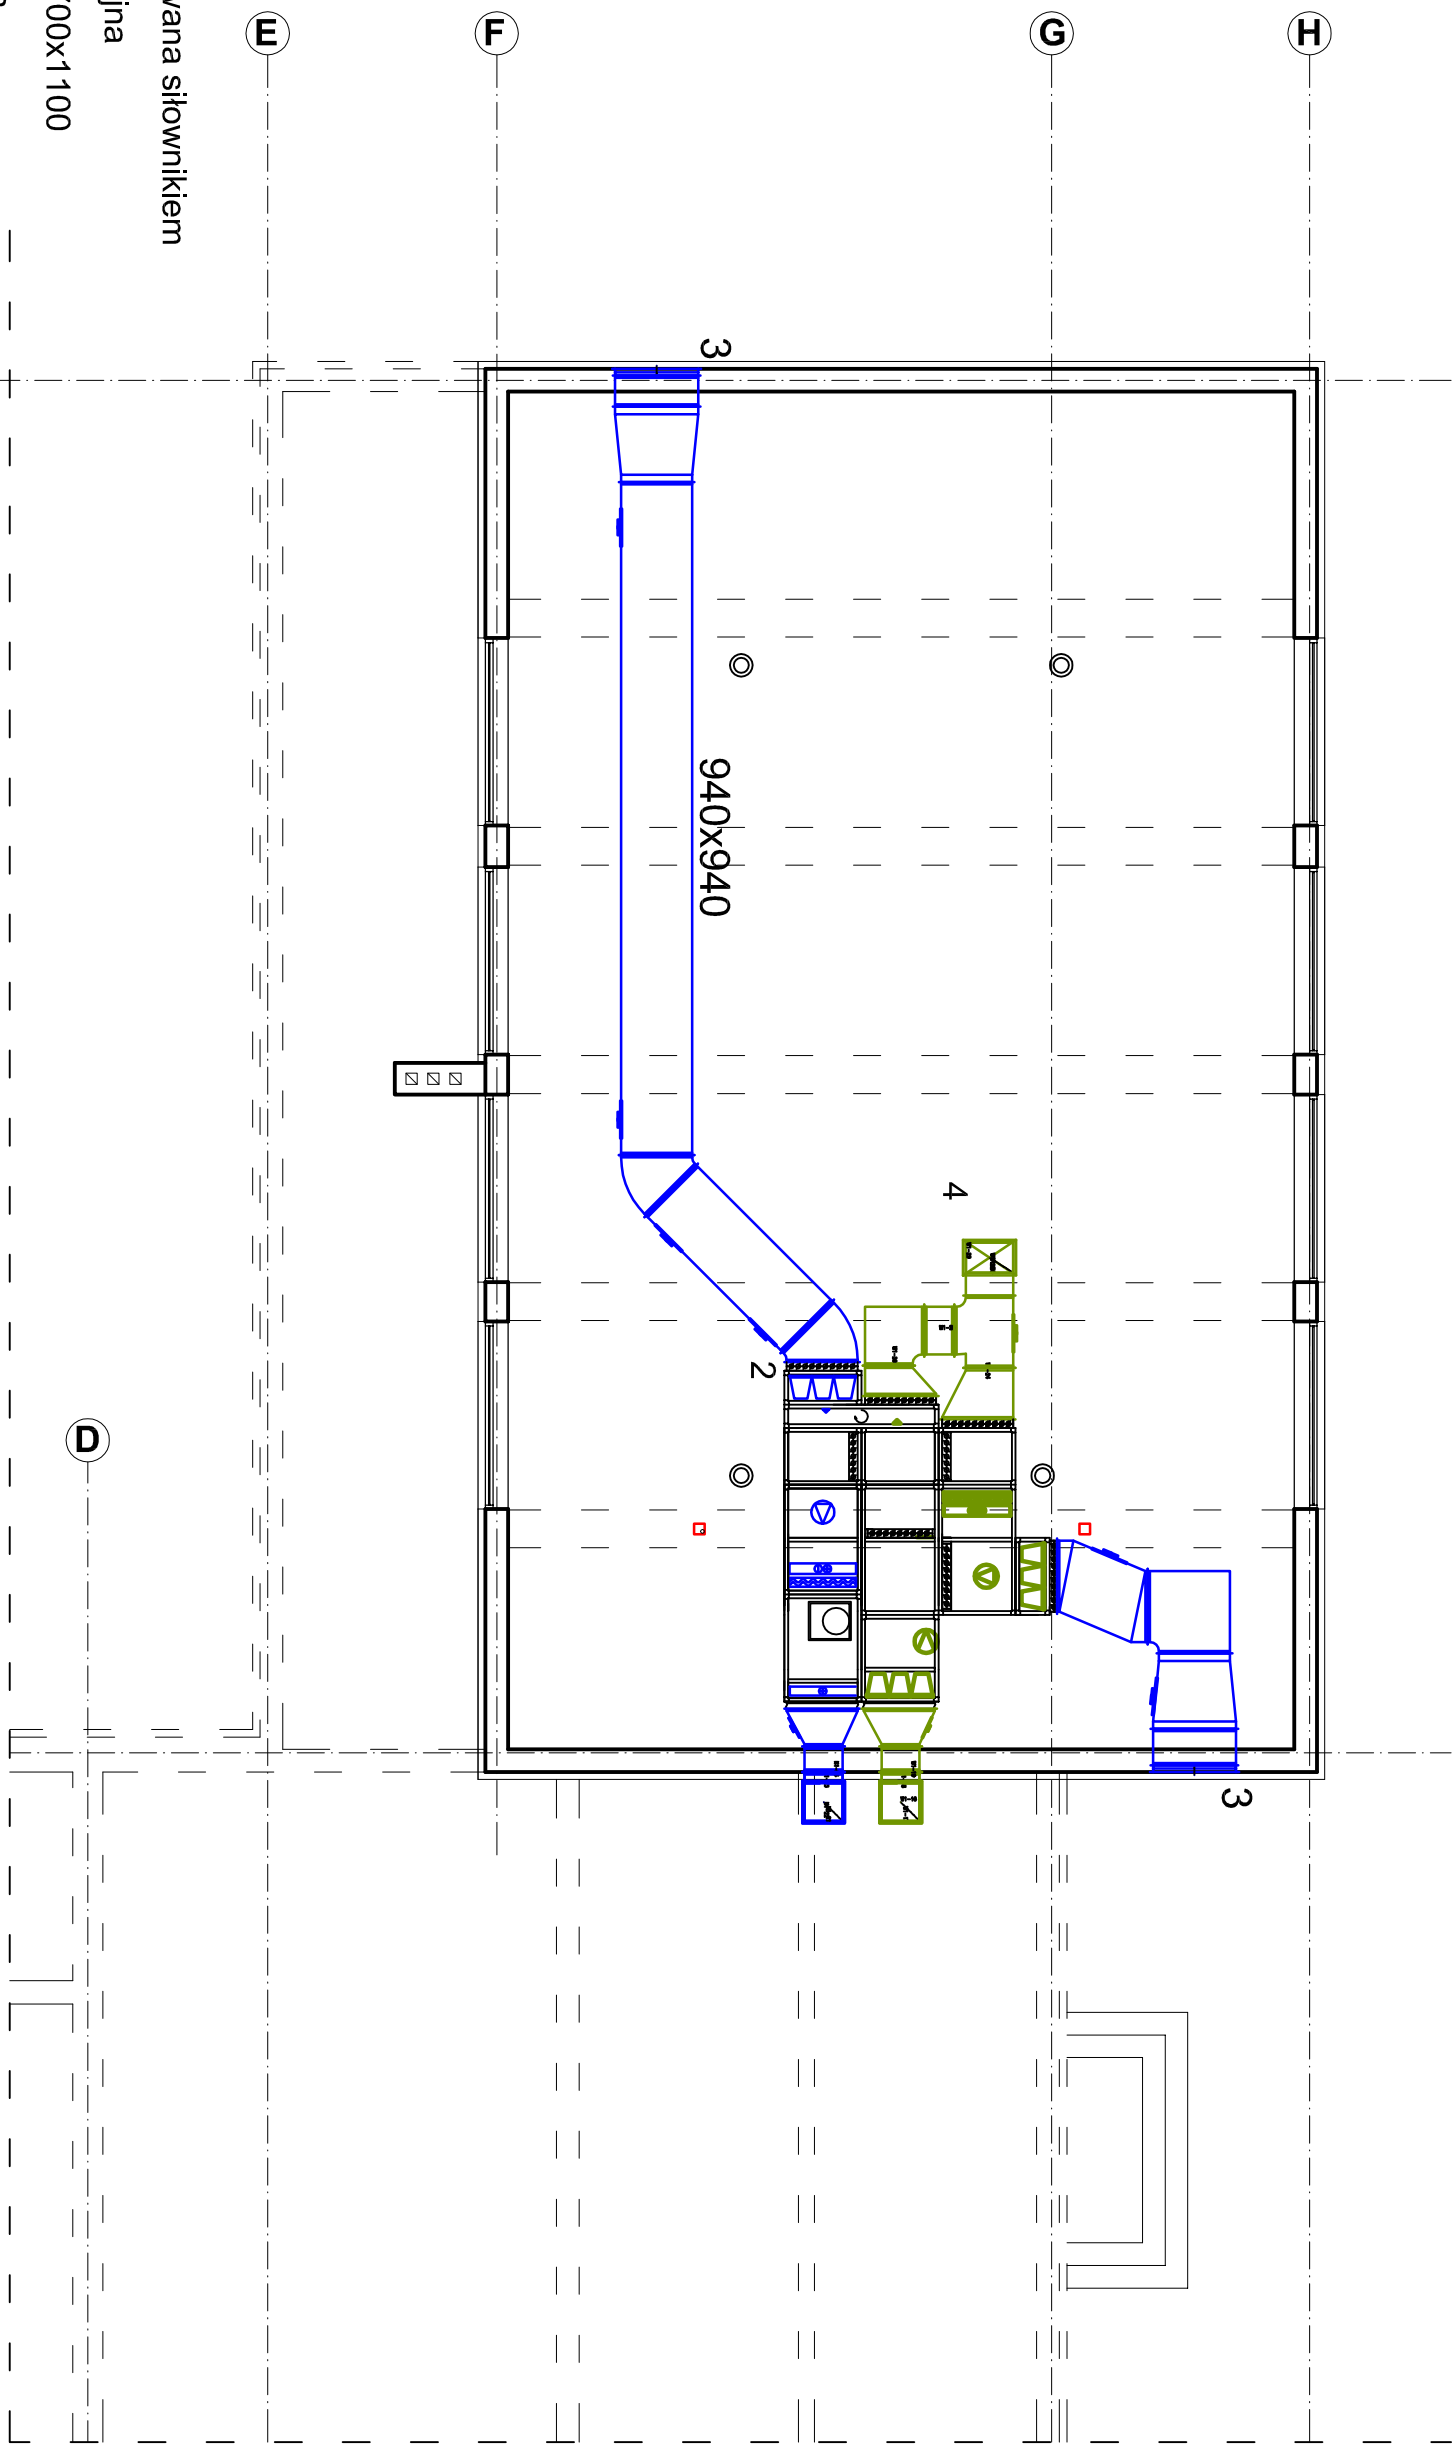

Rzut piętra (inventaryzacja)

SKALA 1:100

[illegible]